

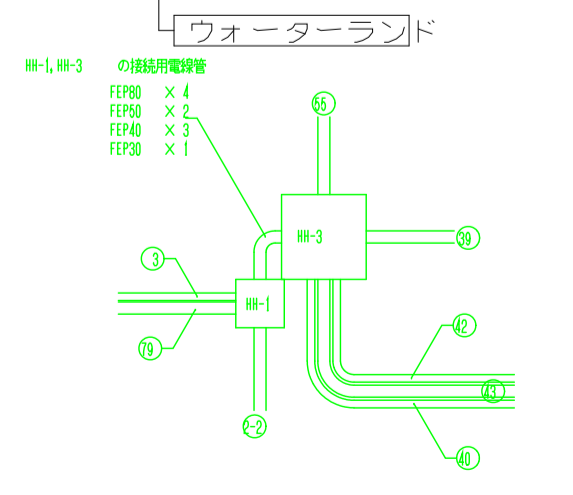


平成16年4月変更

平成 年度	都市計画公園整備事業
県単事業	
東 西 猪 名 公 園	
川 西 市 久 代 町	
公園施設平面図	5 / 全
縮尺 1:500	28
兵 庫 県	

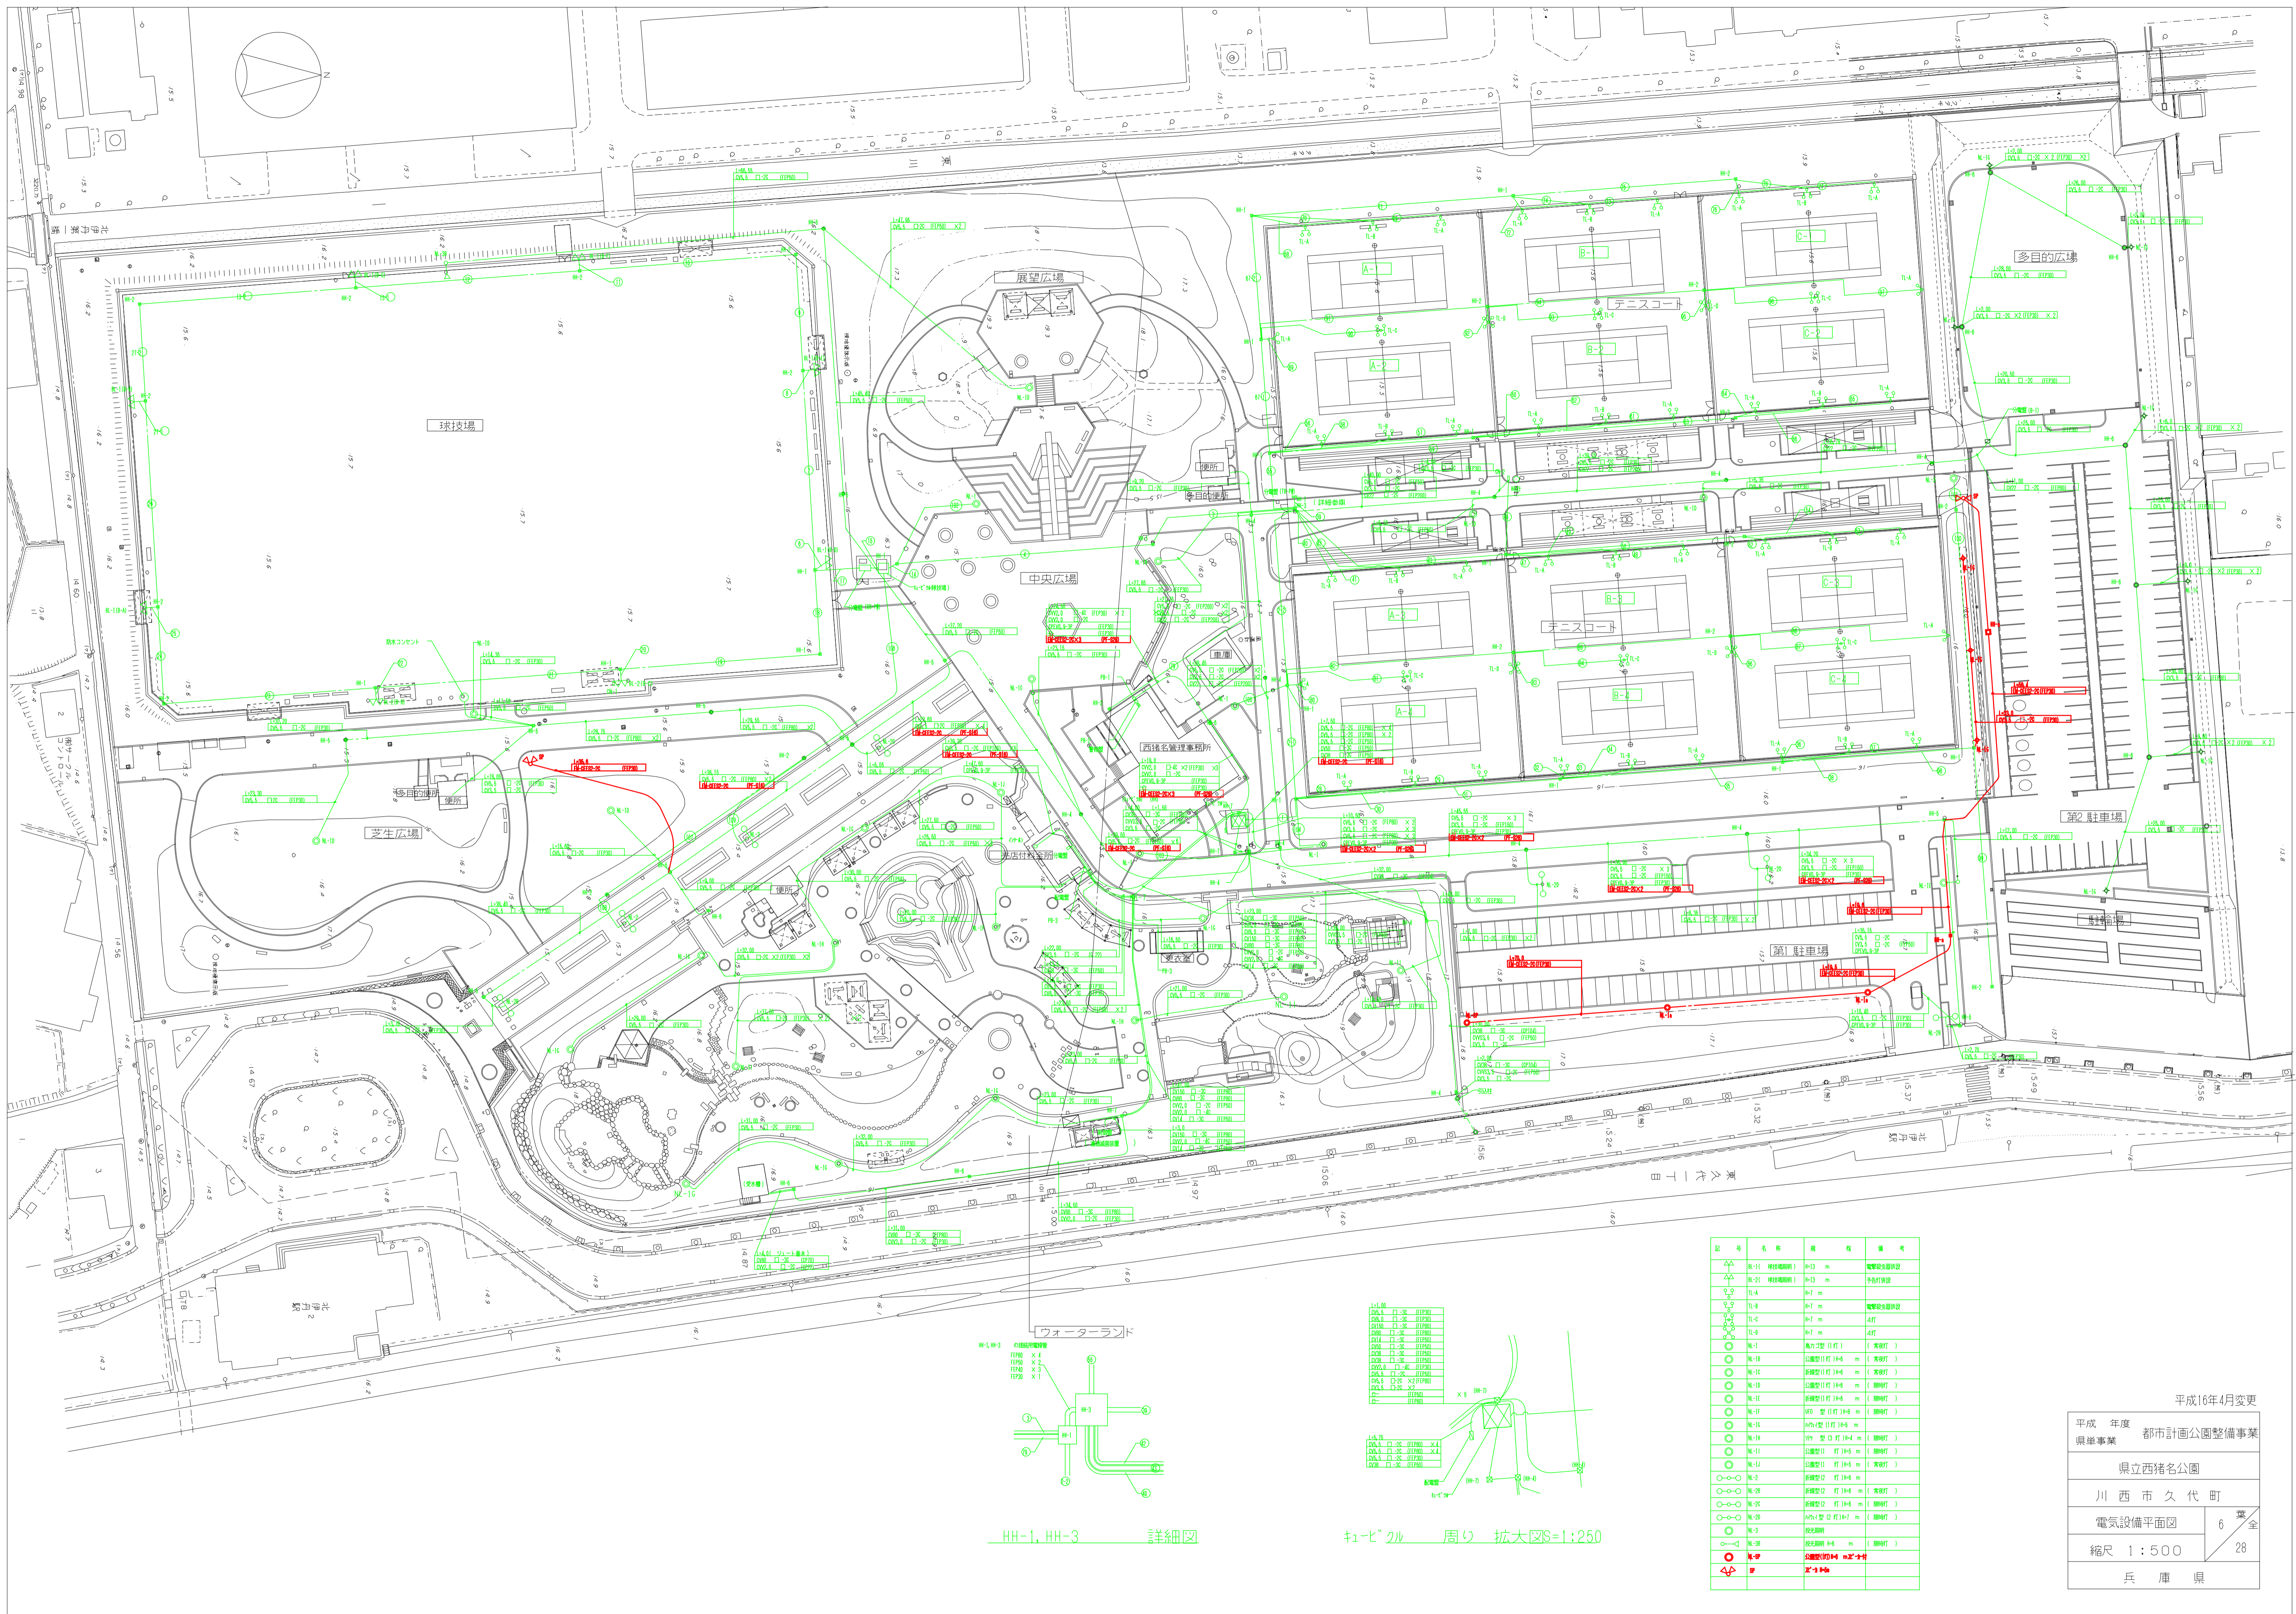


HH-1, HH-3 詳細図

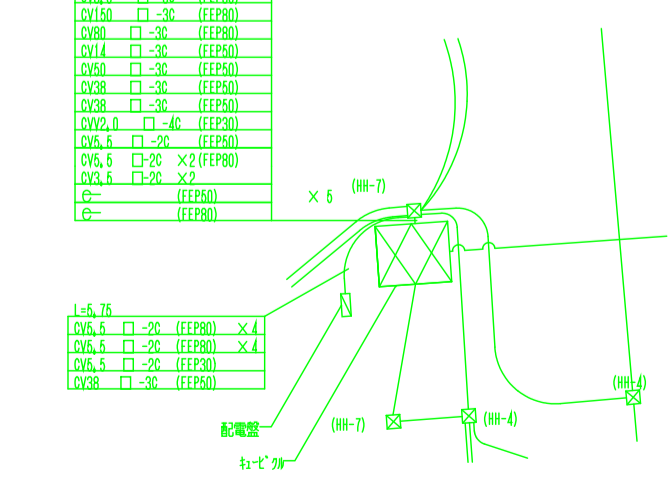

ケーブルル 周り 拡大図S=1:250

記号	名称	規格	備考
○-1	配電盤 (埋込型)	1000 x 600 x 200	電気設備仕様書
△-2	排気扇 (埋込型)	φ300	予備品設置
□-3	照明器具	φ100	
○-4	照明器具	φ150	
○-5	照明器具	φ200	
○-6	照明器具	φ250	
○-7	照明器具	φ300	
○-8	照明器具	φ350	
○-9	照明器具	φ400	
○-10	照明器具	φ450	
○-11	照明器具	φ500	
○-12	照明器具	φ550	
○-13	照明器具	φ600	
○-14	照明器具	φ650	
○-15	照明器具	φ700	
○-16	照明器具	φ750	
○-17	照明器具	φ800	
○-18	照明器具	φ850	
○-19	照明器具	φ900	
○-20	照明器具	φ950	
○-21	照明器具	φ1000	
○-22	照明器具	φ1050	
○-23	照明器具	φ1100	
○-24	照明器具	φ1150	
○-25	照明器具	φ1200	
○-26	照明器具	φ1250	
○-27	照明器具	φ1300	
○-28	照明器具	φ1350	
○-29	照明器具	φ1400	
○-30	照明器具	φ1450	
○-31	照明器具	φ1500	
○-32	照明器具	φ1550	
○-33	照明器具	φ1600	
○-34	照明器具	φ1650	
○-35	照明器具	φ1700	
○-36	照明器具	φ1750	
○-37	照明器具	φ1800	
○-38	照明器具	φ1850	
○-39	照明器具	φ1900	
○-40	照明器具	φ1950	
○-41	照明器具	φ2000	
○-42	照明器具	φ2050	
○-43	照明器具	φ2100	
○-44	照明器具	φ2150	
○-45	照明器具	φ2200	
○-46	照明器具	φ2250	
○-47	照明器具	φ2300	
○-48	照明器具	φ2350	
○-49	照明器具	φ2400	
○-50	照明器具	φ2450	

平成16年4月変更	
年度	平成16年度
事業	都市計画公園整備事業
県立西猪名公園	
川西市久代町	
電気設備平面図	
縮尺	1:500
全	28
兵庫県	

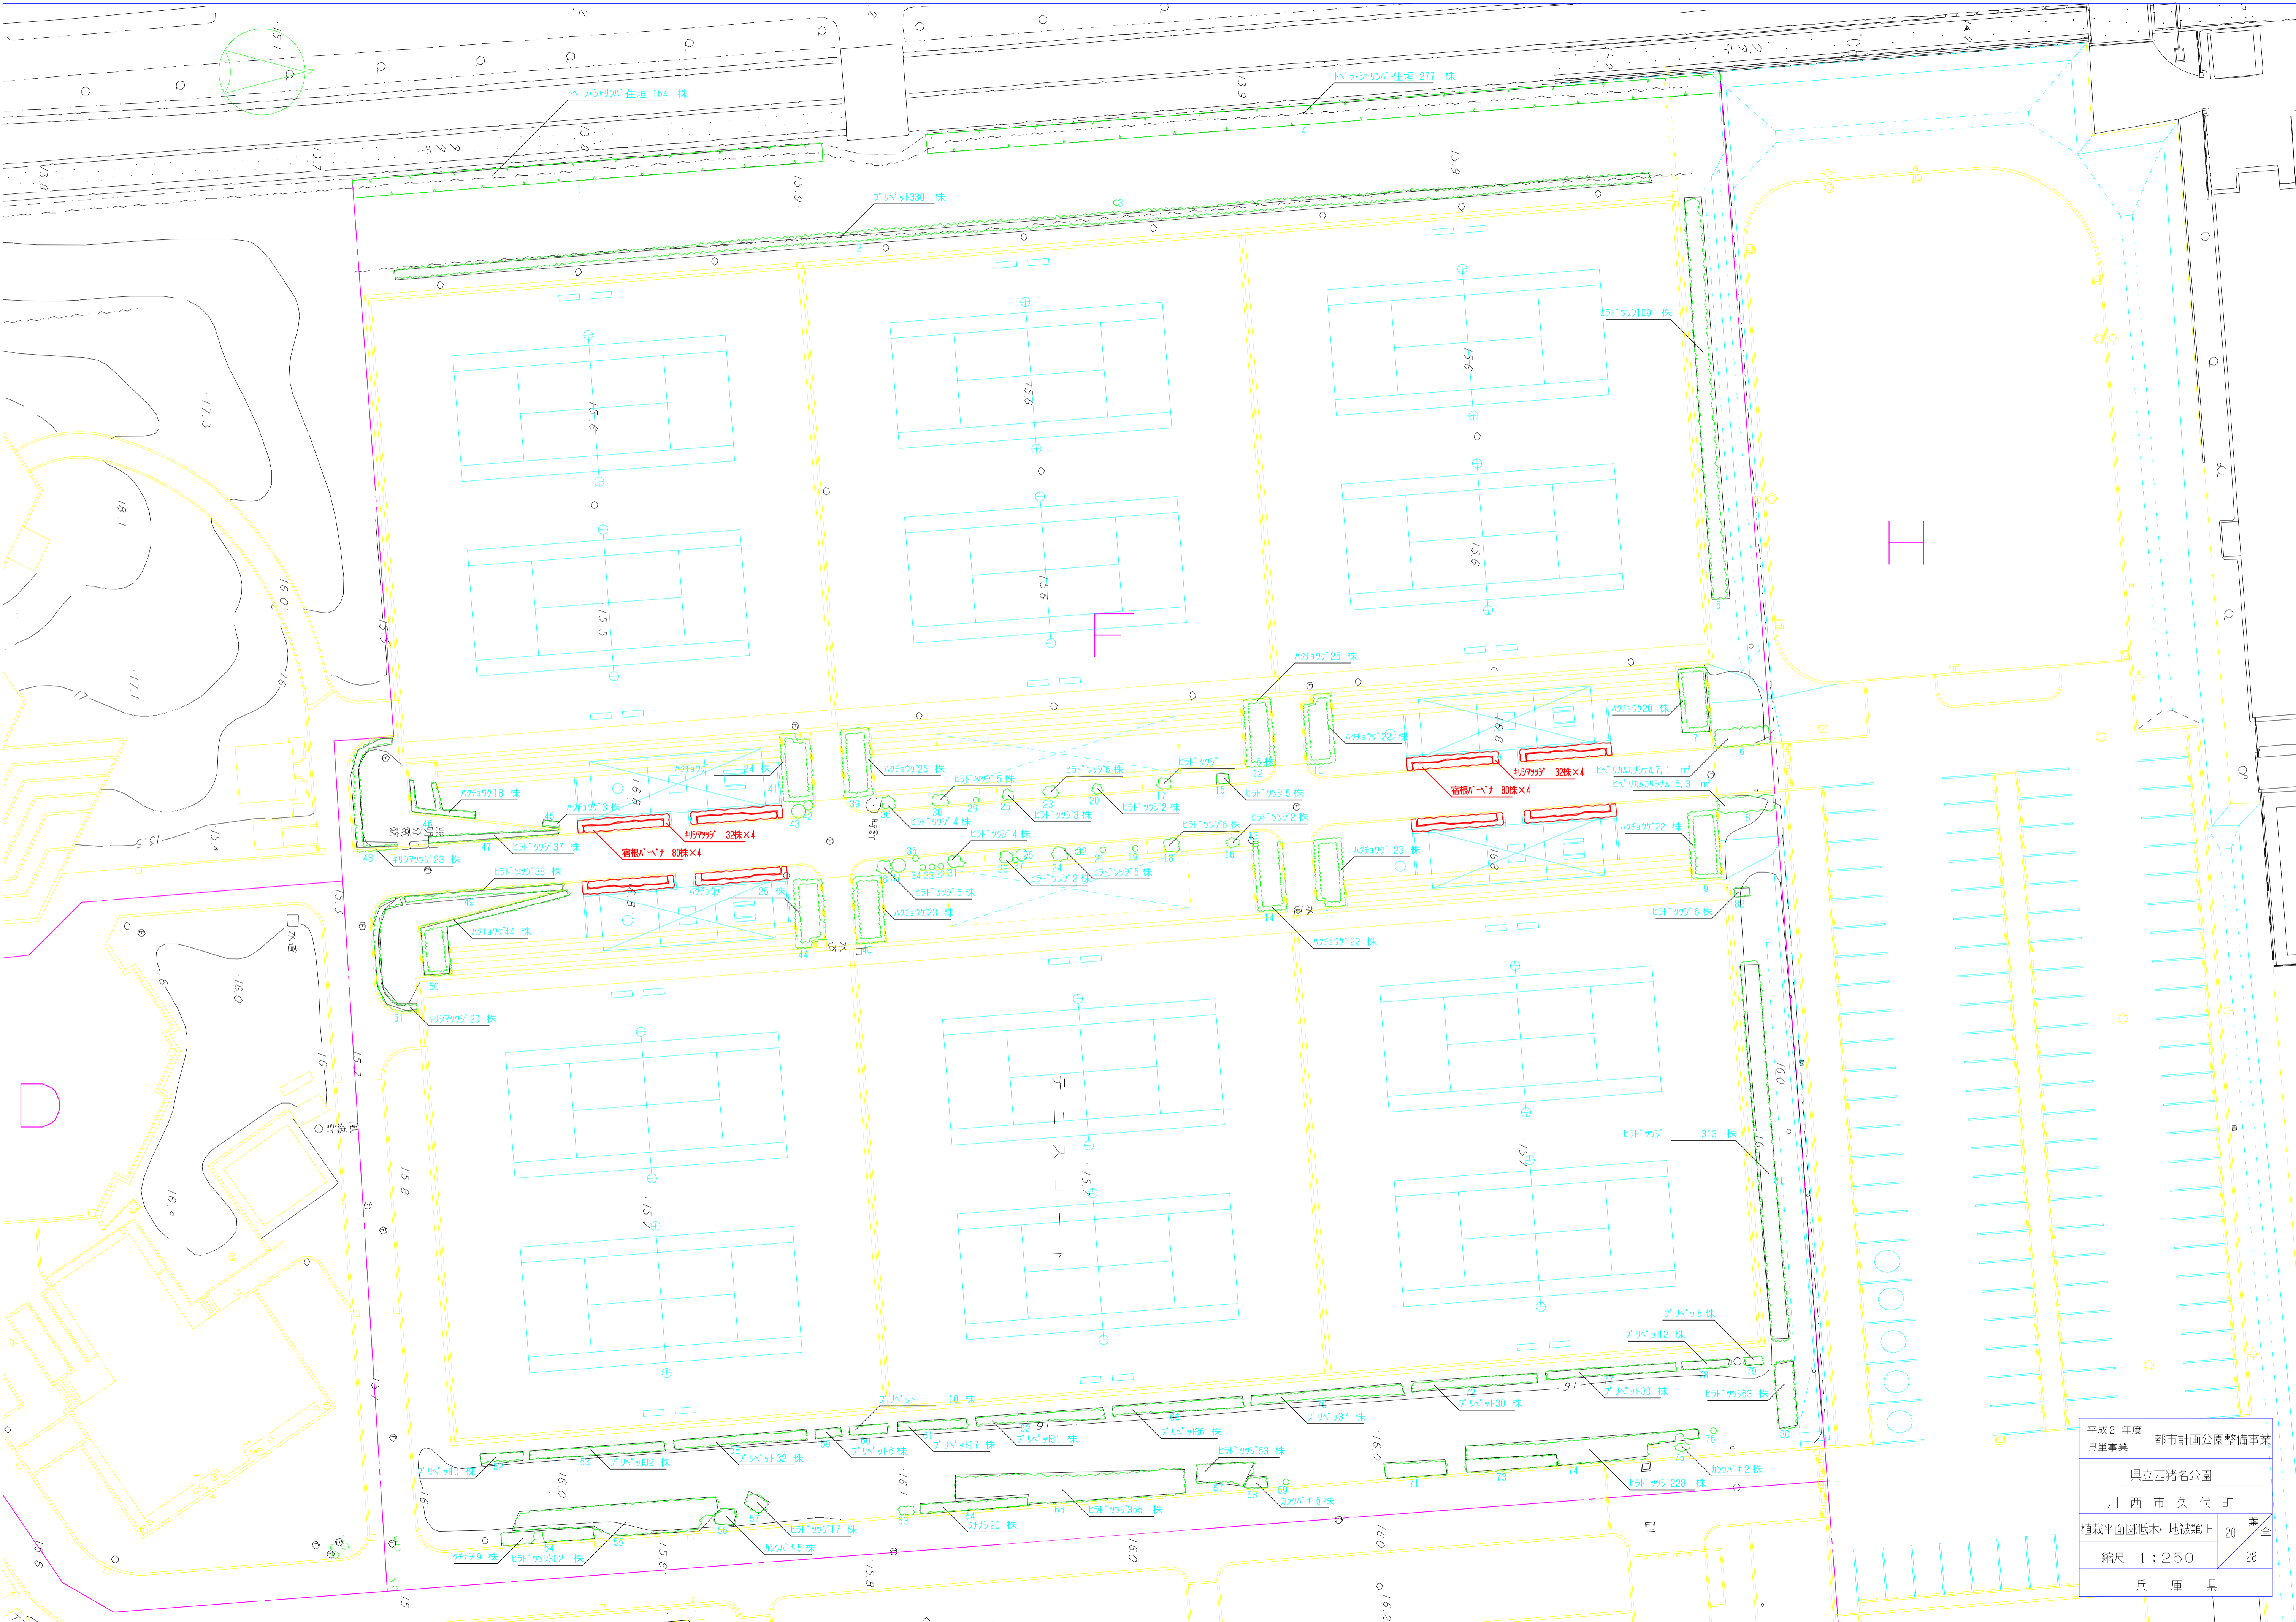

平成2年度 興単事業	都市計画公園整備事業
県立西猪名公園	
川西市久代町	
植栽平面図低木・地被類 F	20 28
縮尺 1:250	
兵庫県	



平成16年4月変更

年度 都市計画公園整備事業
 県庫事業


県立西猪名公園

川西市久代町

給水設備平面図 23 頁 全


縮尺 1:500 28

兵庫県

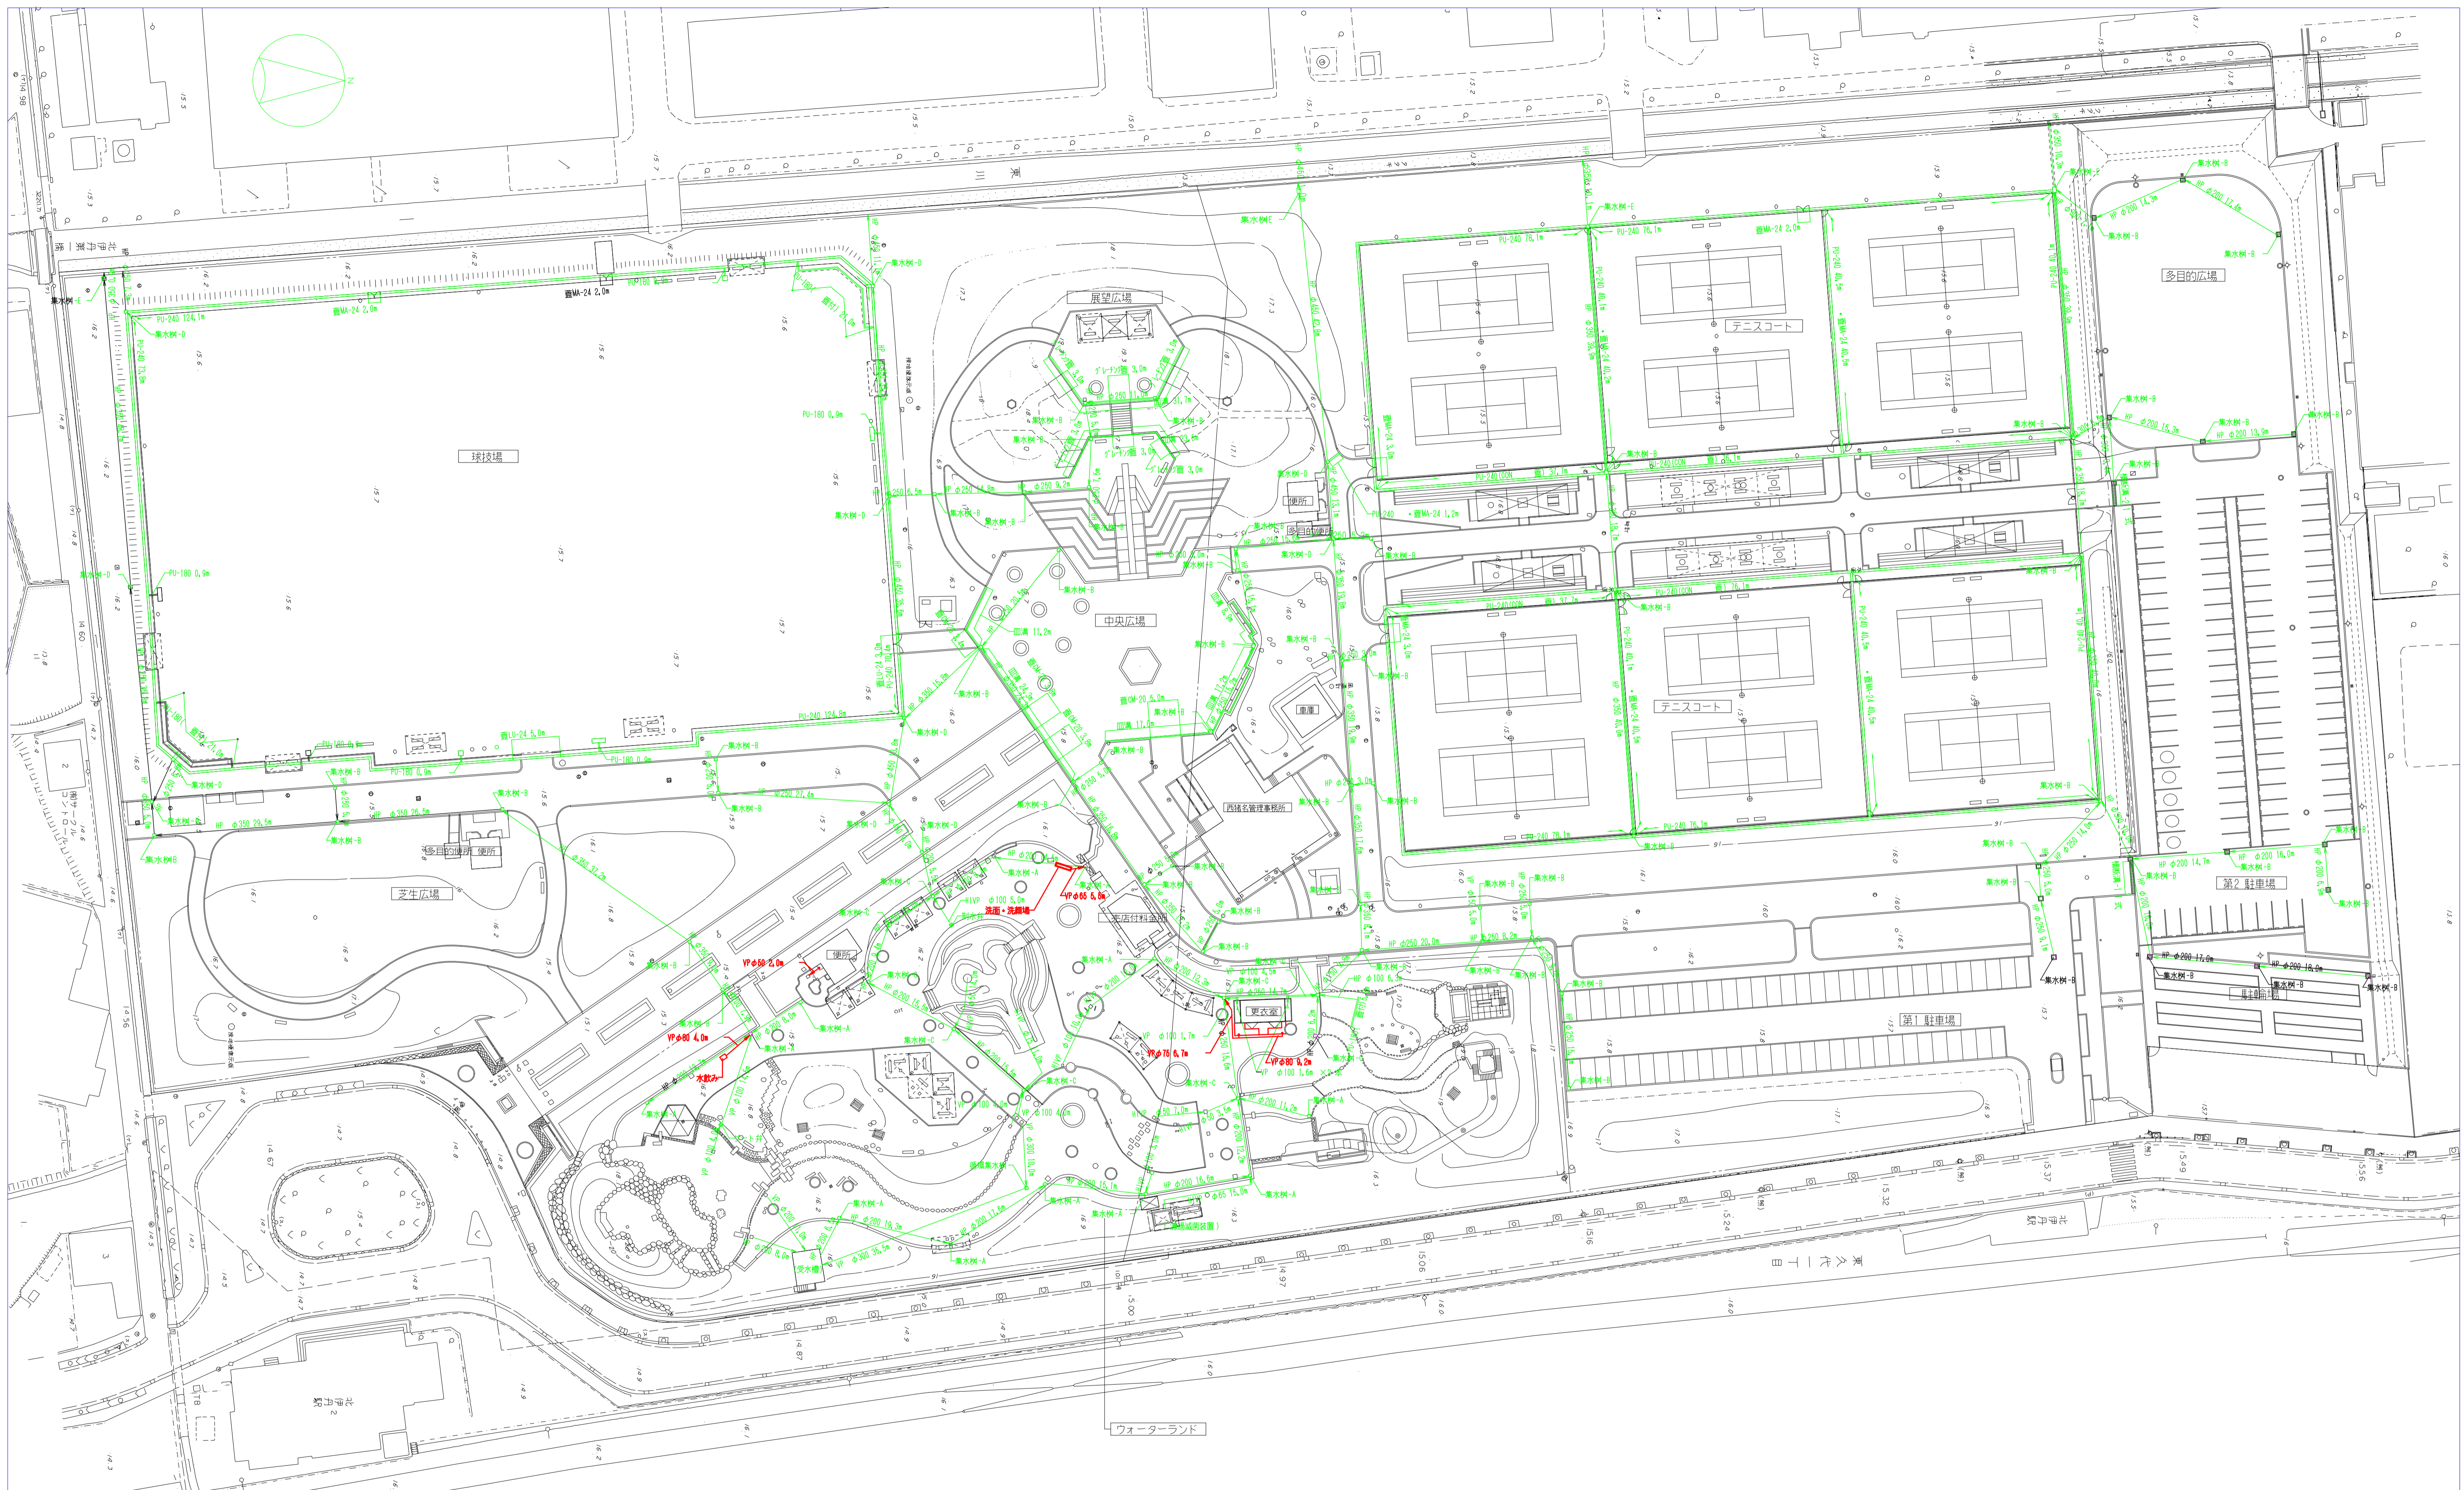

平成16年4月変更

平成 年度	年度	都市計画公園整備事業
県庁事業		
県立西猪名公園		
川西市久代町		
雨水排水設備平面図	25	全
縮尺 1:500		28
兵庫県		

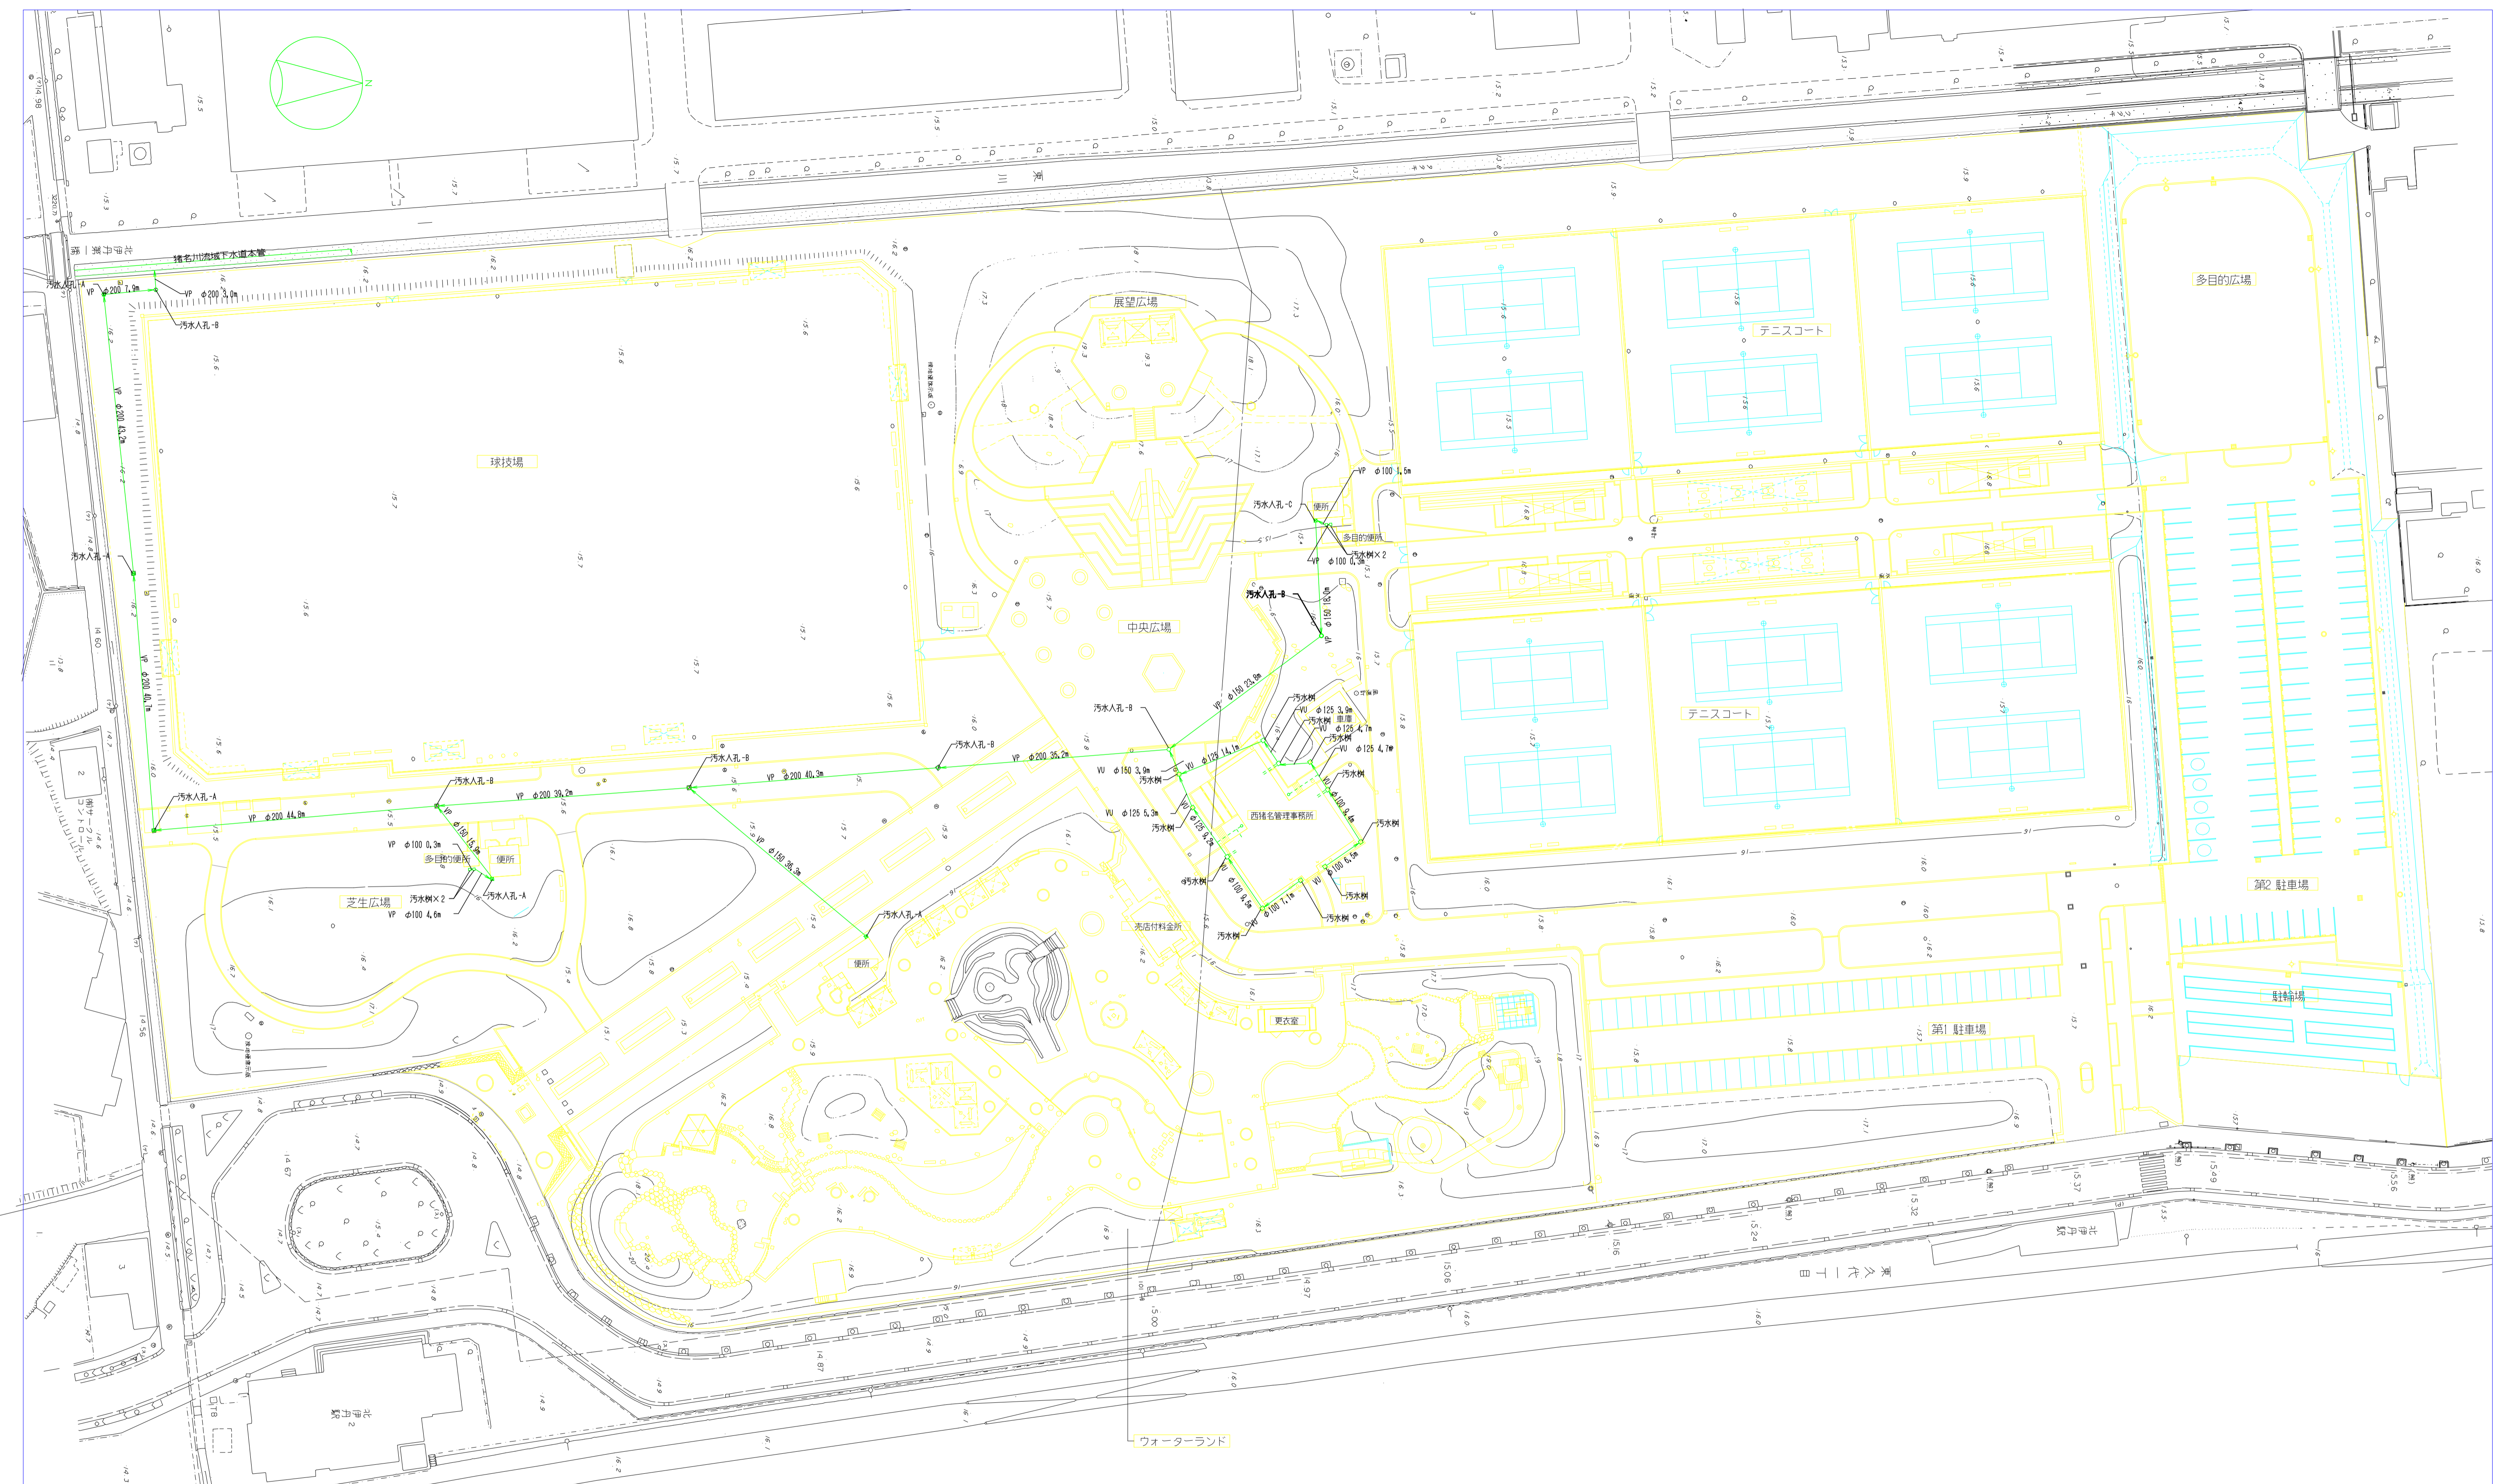

平成16年4月変更

平成 年度	年度	都市計画公園整備事業
県道事業		
県立西猪名公園		
川西市久代町		
汚水排水設備平面図	26	葉全
縮尺 1:500		28
兵庫県		